
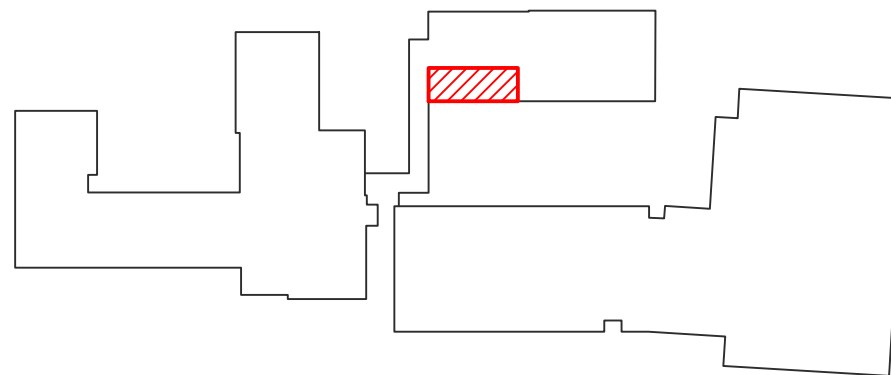


RZUT KUCHNI skala 1:100

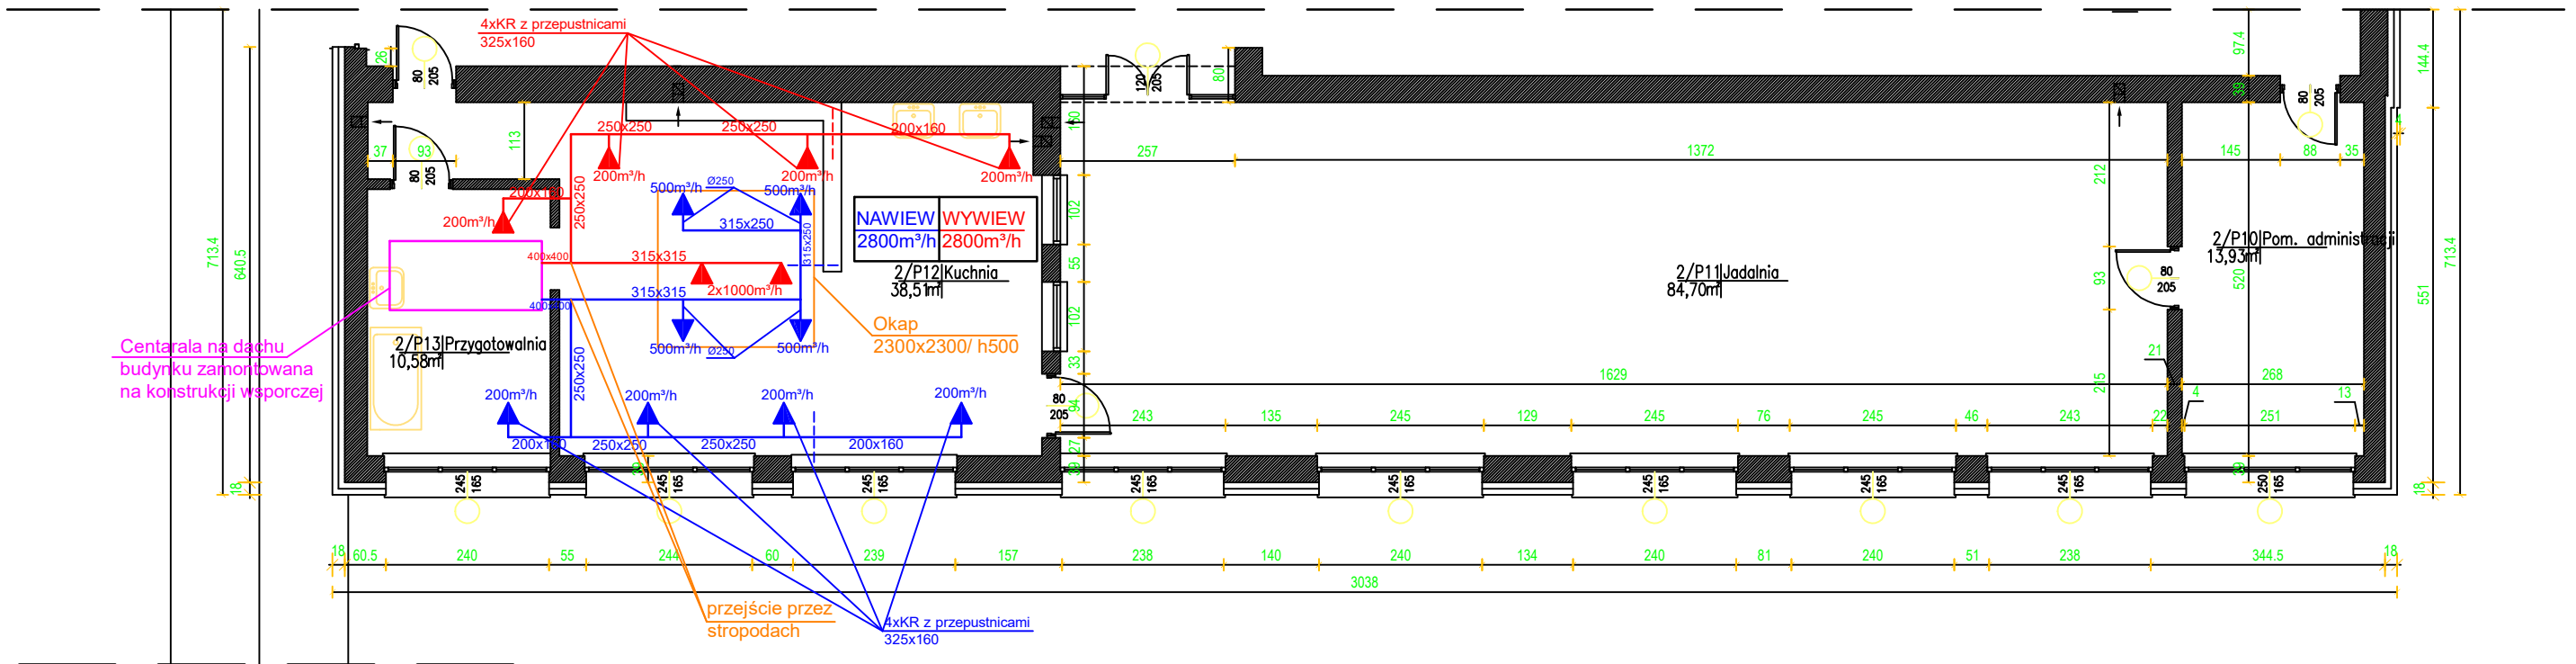

PHU Hydrobud
Stanisław Kuźmiński
ul. Wspólna 4
18-214 Klukowo
tel. 602-593-982

BRANŻA instalacyjna	STADIUM Projekt wykonawczy	SKALA 1:100	DATA 25.04.2016 r.	RYS.NR. 02
------------------------	----------------------------------	----------------	-----------------------	---------------

INWESTOR: Gmina Kulesze Kościelne
ul. Główna 6, 18-208 Kulesze Kościelne
OBIEKT: Wentylacja mechaniczna nawiewno-wywiewna
w budynku Zespołu Szkół w Kuleszach
Kościelnych
ADRES: Kulesze Kościelne, ul. Główna 2
gm. Kulesze Kościelne, pow. wys-maz

TYTUŁ RYSUNKU: KUCHNIA

AUTOR: Instalacje sanitarne	PODPIS:
--------------------------------	---------

mgr inż. Stanisław Kuźmiński
ul. Wspólna 4, 18-214 Klukowo
Uprawnienia nr Łom 6/87

UAN 7342-2/92, UAN 7342-13/92