


**PROJEKT ZAGOSPODAROWANIA TERENU**

- skala 1:500 -


Budowa linii kablowej nN-0,23kV oświetlenia drogowego  
w m. Kulesze Kościelne, ul. Łąkowa dz. 101/3, 101/4, 23/8, 18, 11/2

- LEGENDA:**
- - ist. słup oświetlenia drogowego typu E
  - - - - - proj. kabel YAKXs 4x16mm<sup>2</sup> oświetlenia drog.
  - - proj. słup oświetleniowy ocynk.
  - - - - - proj. rura osł. SRS 75mm

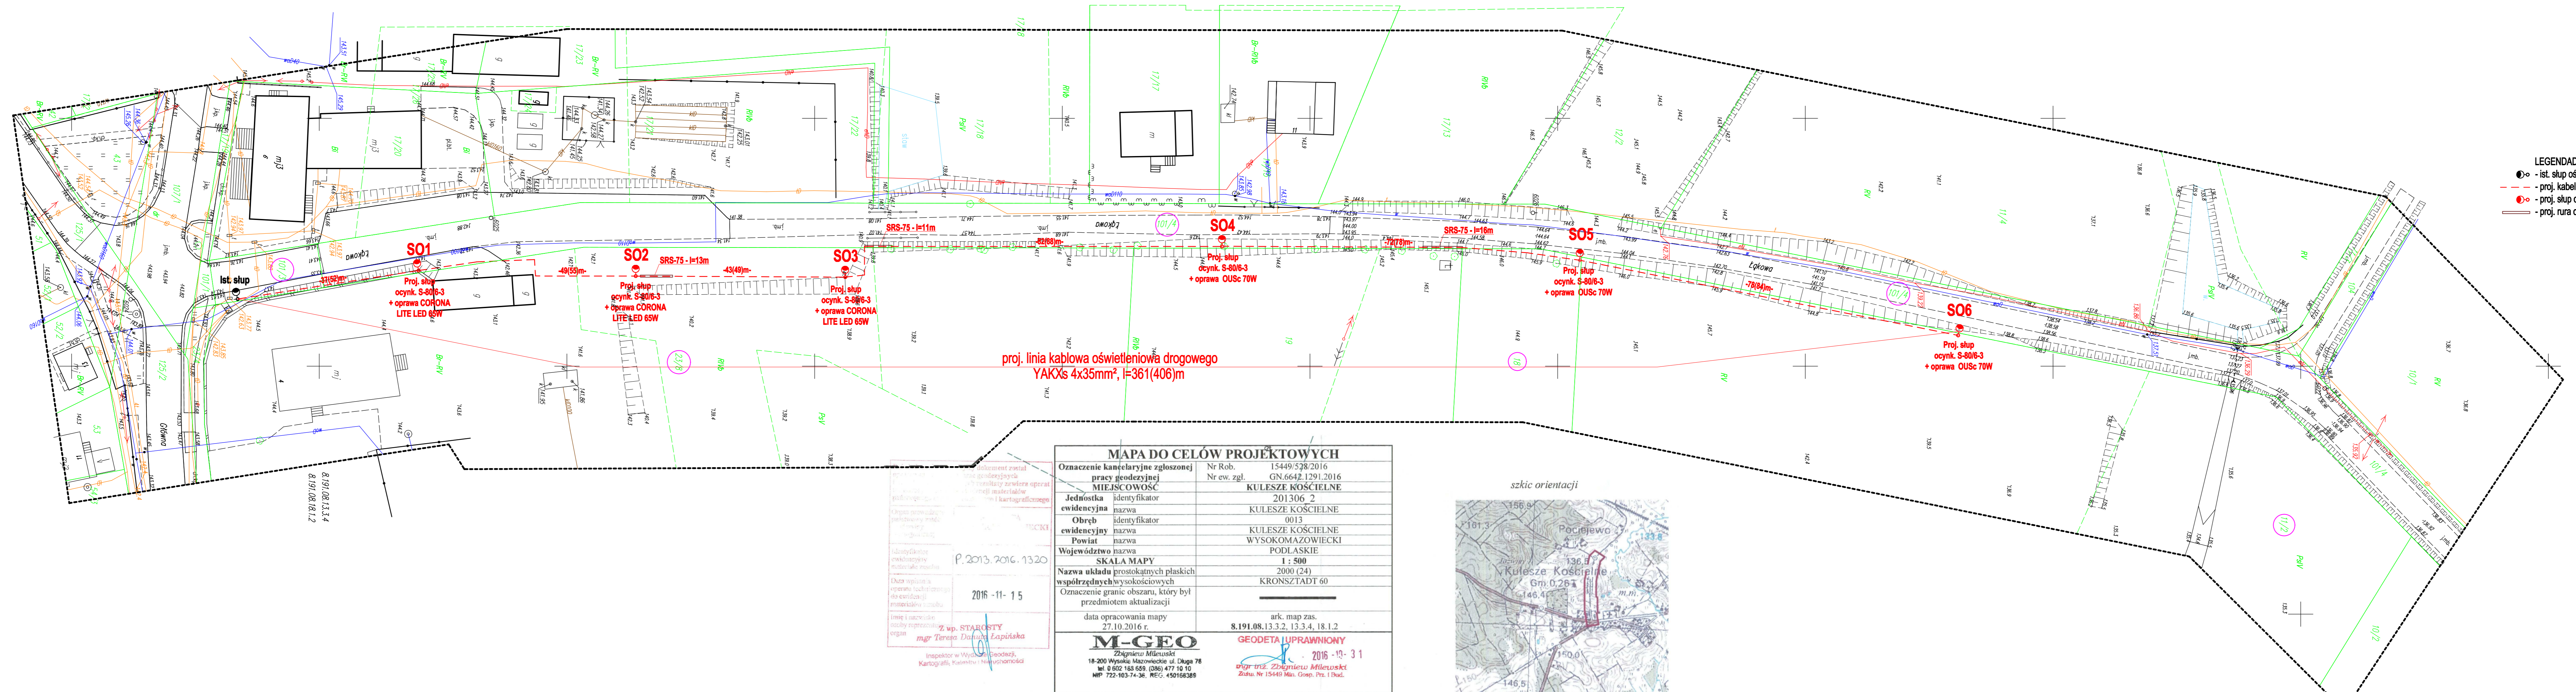

**MAPA DO CELÓW PROJEKTOWYCH**

Oznaczenie kancelaryjne zgłoszonej pracy geodezyjnej	Nr Rob. 15449/538/2016
MIEJSCOWOŚĆ	Nr ew. zgl. GN.6642.1291.2016
Jednostka ewidencyjna	201306 2
Obwód ewidencyjny	KULESZE KOŚCIELNE
Powiat	0013
Województwo	KULESZE KOŚCIELNE
SKALA MAPY	WYSOKOMAZOWIECKI
Nazwa układu prostokątnych płaskich współrzędnych wysokościowych	PODLASKIE
Oznaczenie granic obszaru, który był przedmiotem aktualizacji	SKALA MAPY 1:500
	2000 (24)
	KRONSZTADT 60
data opracowania mapy	ark. map zas.
27.10.2016 r.	8.191.08.13.3.2, 13.3.4, 18.1.2
<b>M-GEO</b>	<b>GEODETA UPRAWNIONY</b>
Zbigniew Milewski	2016 - 10 - 3 1
18-200 Wysokie Mazowieckie ul. Długa 78	mgr inż. Zbigniew Milewski
tel. 9 652 183 558, (086) 477 10 10	ul. Łąkowa 10, 101/3, 101/4, 23/8, 18, 11/2
MP 722-103-74-36, REG. 450168368	MP 722-103-74-36, REG. 450168368

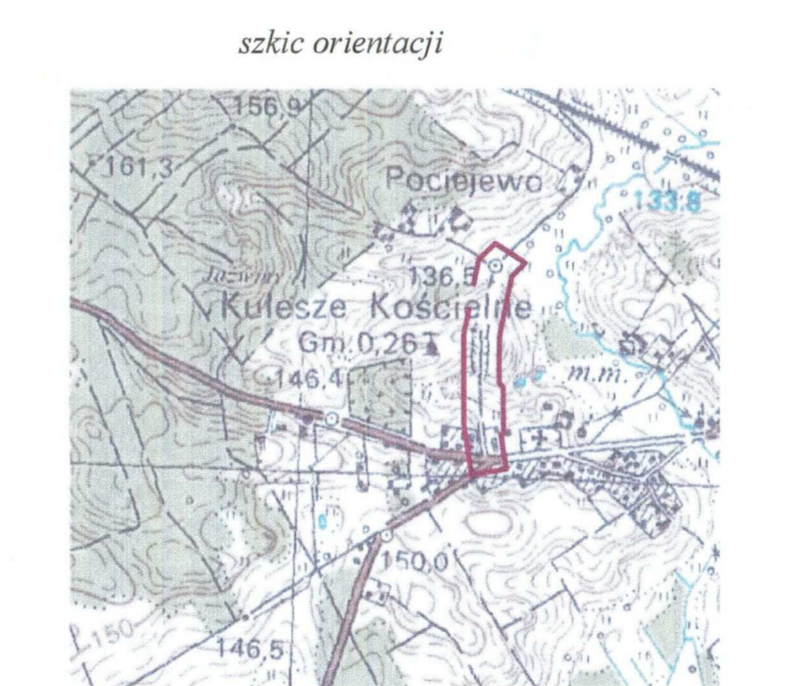

**DAMEX**

"DAMEX" Damian Wójcicki  
18-200 Wysokie Mazowieckie, ul. Białostocka 2  
tel. kom. 602-503-928  
e-mail: damexdw@o2.pl, www.damex-instalacje.pl

Nazwa: Budowa linii kablowej nN-0,23kV oświetlenia drogowego  
Adres inwestycji: Kulesze Kościelne, ul. Łąkowa działka nr 101/3, 101/4, 23/8, 18, 11/2  
Nazwa rys.: PLAN ZAGOSPODAROWANIA TERENU  
Branża: ELEKTRYCZNA Skala: 1:500 Rys. nr. E1 Data: 03.2017  
Projektant: mgr inż. Piotr Krasowski POL0067/PBE16  
Współpraca: Mieczysław Wójcicki Tom. 29/86, UAN. 7342-4292